




平面布置图
PLAN
Scale 1:100

FSD 枫格设计机构 FSD ARCHITECTURE DESIGN INC. 重庆枫格建筑设计有限公司 CHONGQING FINE ARCHITECTURE DESIGN INC. 地址: 中国重庆, 李子坝正街69号附10号 Add: 10-2F, 10-11/F, 12th floor, 102nd Street, Shapingba District, Chongqing, China 电话 TEL: 023-88851106 E-MAIL: 20206688@fsd.com 传真 FAX: 023-88851108 注册建筑师姓名: 肖凯还 注册证号: 201400000038 Design Certificate No.: #201400000038	
注册师 肖凯还 项目负责人 肖凯还 专业负责 张波 修改说明: The modification excludes:	注册师 肖凯还 项目负责人 肖凯还 专业负责 张波
开发单位 开州区妇幼保健院 Client 项目名称 开州区妇幼保健院 项目编号 QDFB20200210 单体名称 开州区妇幼保健院 名称 Name of DWG 平面布置图 图名 开州区妇幼保健院 图号 05 图例 第一版 图末总 比例 1:100 NOS of Revision 图例 日期 2020.02.10 DWG name 职业 姓名 签字 DWTY FULL NAME SIGNATURE 审核 肖凯还 EXAMINED SHAO KAI HUAN 校对 张波 CHECKED ZHANG BO 设计 刘浩 DESIGNED LIU HAO 制图 刘浩 DRAWING LIU HAO	1. 本图尺寸以图上标注为准, 不得以比例尺度量。 2. 本图必须经审核并加盖设计专用章后方可作为 实际施工之用。 3. 本图仅供本项目设计使用, 未经本机构授权 不得转让给第三方, 或以任何形式复制。

暖通工程	给排水工程	电气工程	弱电工程	装饰工程	幕墙工程	其他工程
------	-------	------	------	------	------	------

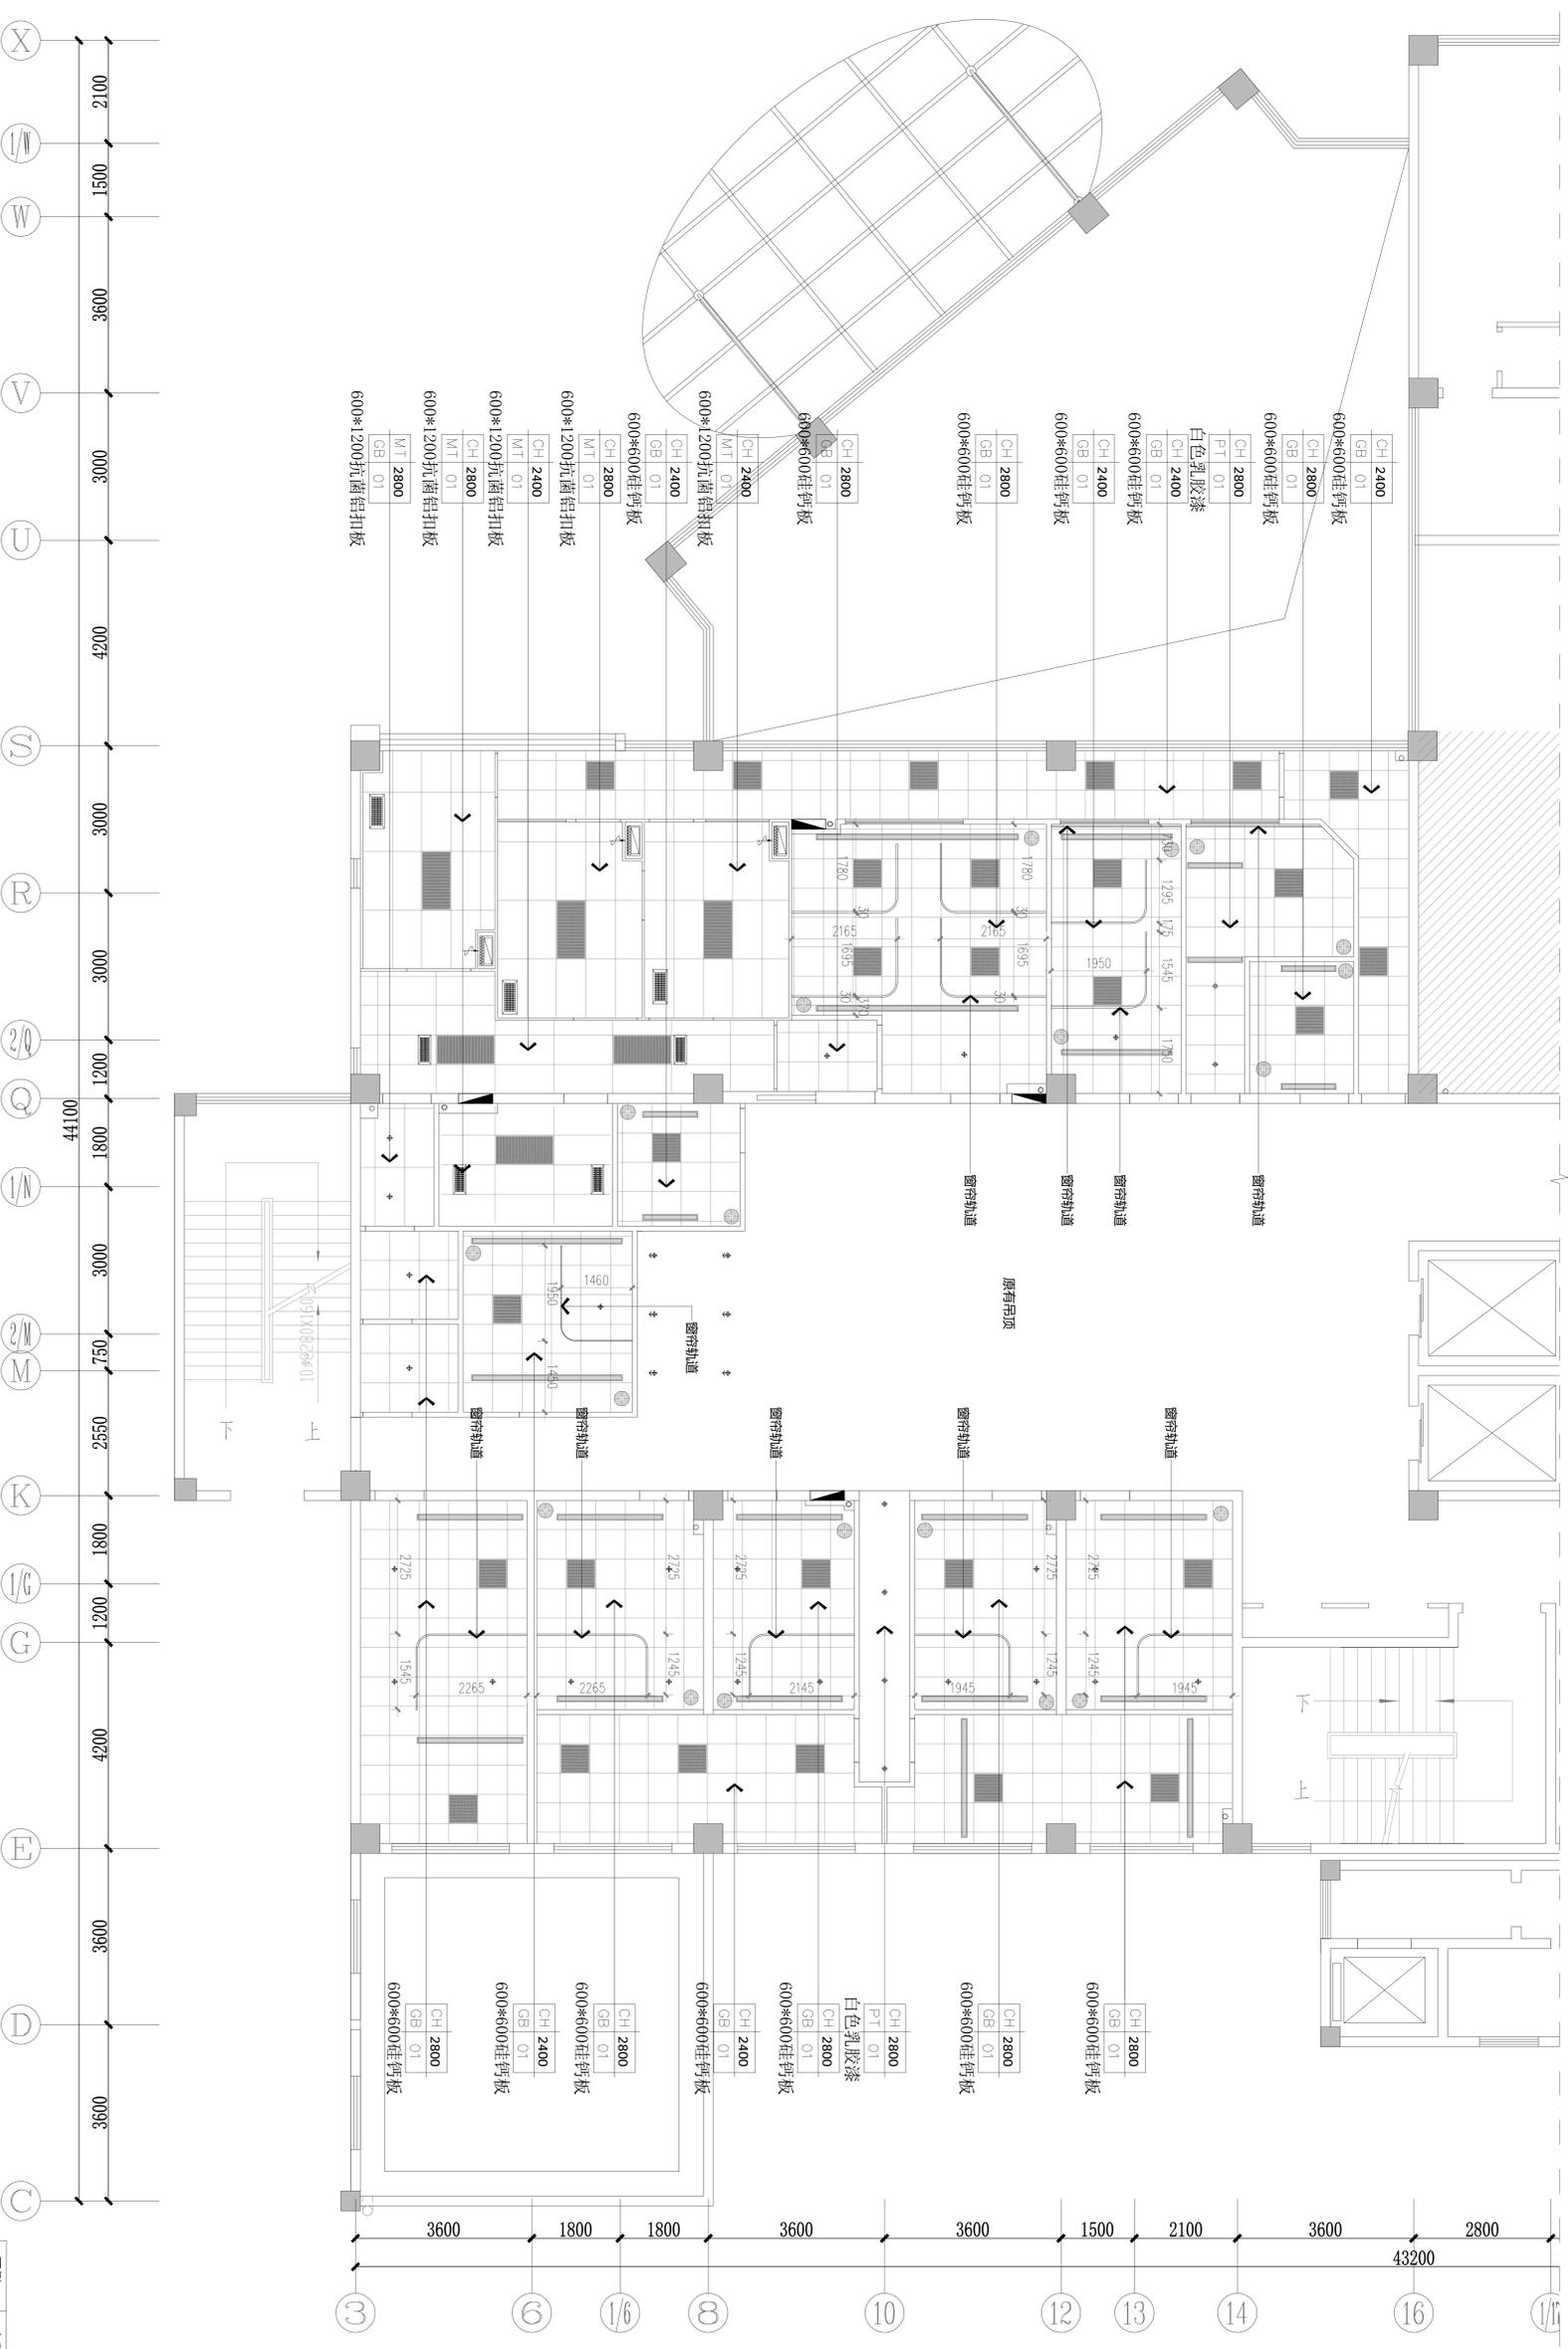

天棚布置图
PLAN
Scale 1:100

图例	名称
	射灯
	600*1200 铝扣板
	600*600 铝扣板
	空调风口
	射灯
	新风出风口

FSD 规格设计机构 FSD SPECIFICATION DESIGN INC. 重庆南桥建筑设计有限公司 CHONGQING NANQIAO ARCHITECTURE DESIGN INC.	
地址: 中国重庆, 李子坝正街6号附10号 电话: TEL: 023-88851106 传真: 023-88851108 邮编: 400010 电子邮箱: info@fstdesign.com 网站: www.fstdesign.com 网址: www.fstdesign.com	
注册师: 肖凯还 项目负责: 肖凯还 专业负责: 张波 修改说明: 张波	注册师: 肖凯还 项目负责: 肖凯还 专业负责: 张波 修改说明: 张波
开发单位: 开州区妇幼保健院 项目名称: 开州区妇幼保健院 项目编号: QDFB20250210 单体名称: 开州区妇幼保健院 图名: 天棚布置图 图号: P-06 图末总: 第一版 比例: 1:100 图末总: 肖凯还 日期: 2025.02.10 审核: 肖凯还 设计: 张波 制图: 刘浩 制图日期: 2025.02.10	
图例说明: 1. 本图中以上标注为高, 不标注为低。 2. 本图必须按图例标注并加设计专项说明方可作为 实际施工之用。 3. 本图仅供设计参考, 未经本机构授权 不得转借第三方, 或以任何形式复制。	